


2º PAVIMENTO
ESCALA: 1:100

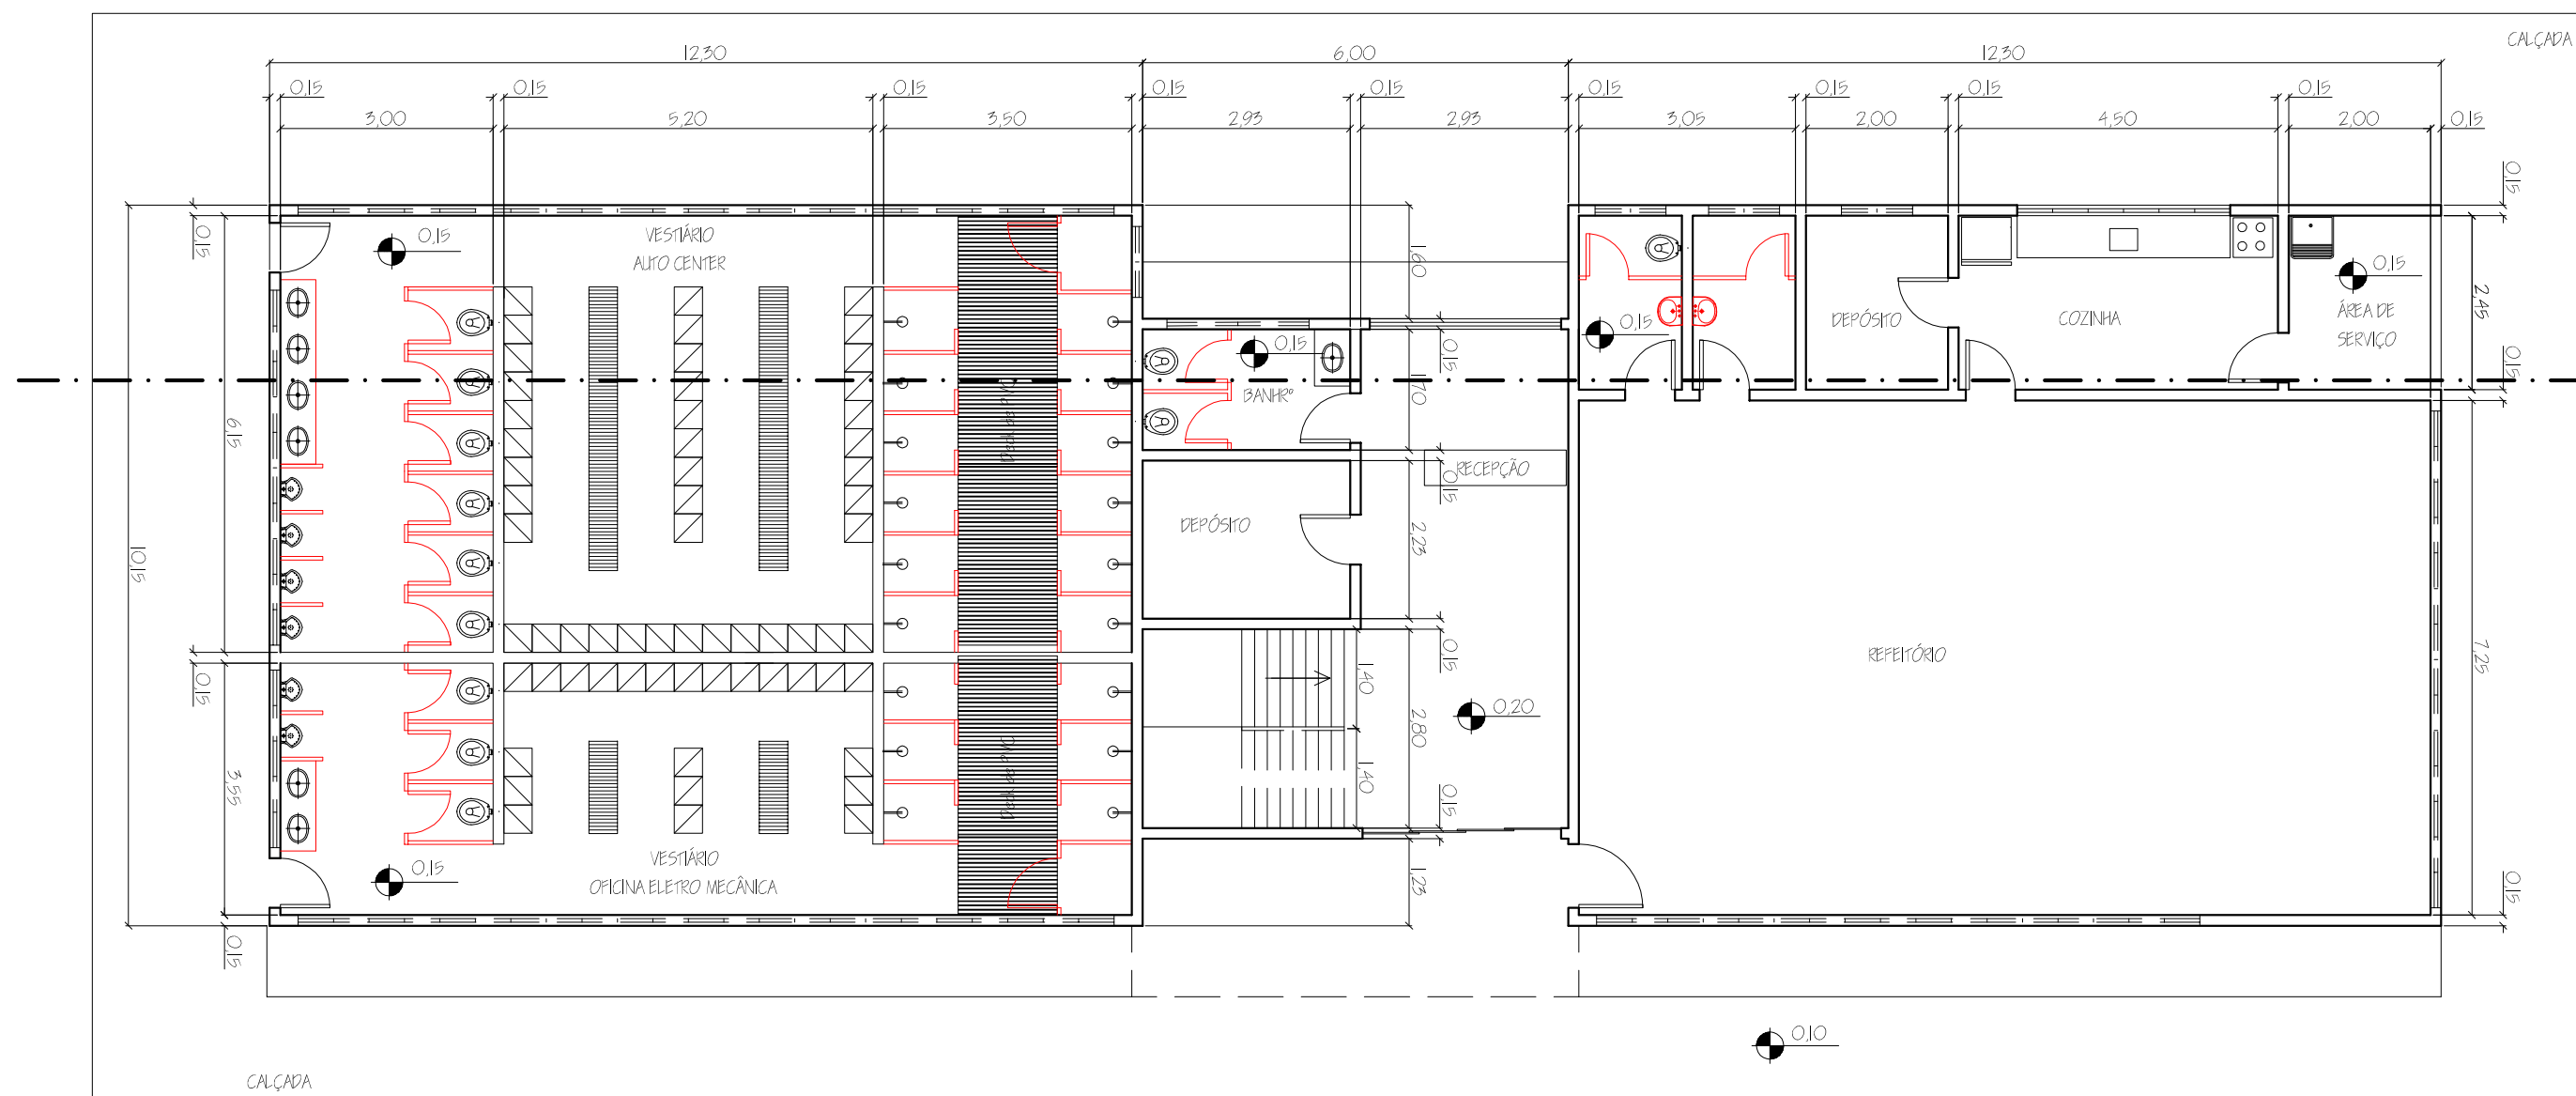

1º PAVIMENTO
ESCALA: 1:100

00	EMIÇÃO INICIAL	20/05/2011	CAB	SPA
Nº	REVISÕES	DATA	VISTO	APROVADO

	COMPANHIA ESTADUAL DE ÁGUAS E ESGOTOS ESTADO DO RIO DE JANEIRO		
	DIRETORIA DE ENGENHARIA-DT		
MUNICÍPIO: RIO DE JANEIRO			REGIÃO RM
LOCALIDADE: CAJU			

TÍTULO: PROJETO CONCEITUAL - NOVA CEDAE UNIDADE CAJU ESTUDO DO PRÉDIO ADMINISTRATIVO DO AUTO CENTER E OFICINA ELETRO MECÂNICA ARQUITETURA PLANTA BAIXA			
DATA: 20 / 05 / 11	PROCESSO:	ESCALA: 1:100	
DES.: Andrea de Melo	PROJETO: CARLOS BARROS	APROVO	
ASS.:	ASS.:	GPT-DT	
VISTO:	COORD. DE PROJETOS DE ARQUITETURA GPT-07		
OBS:	FOLHA 02 / 05	Nº DO PROJETO RM-5876	