




CORTE AA

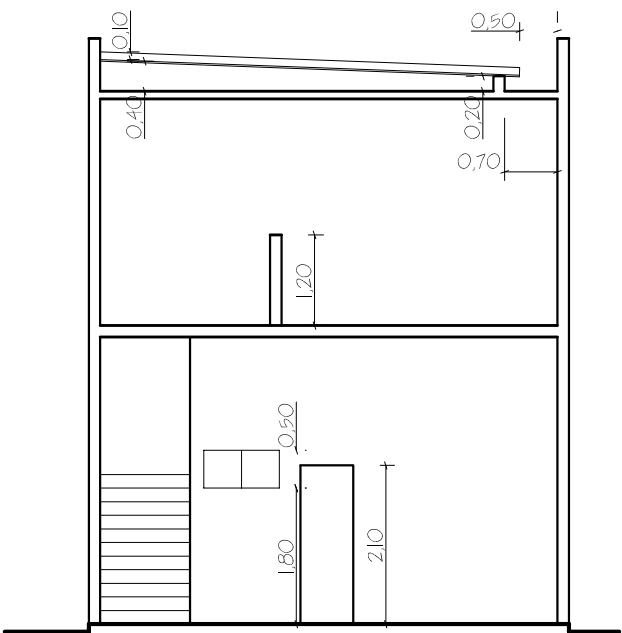

CORTE BB

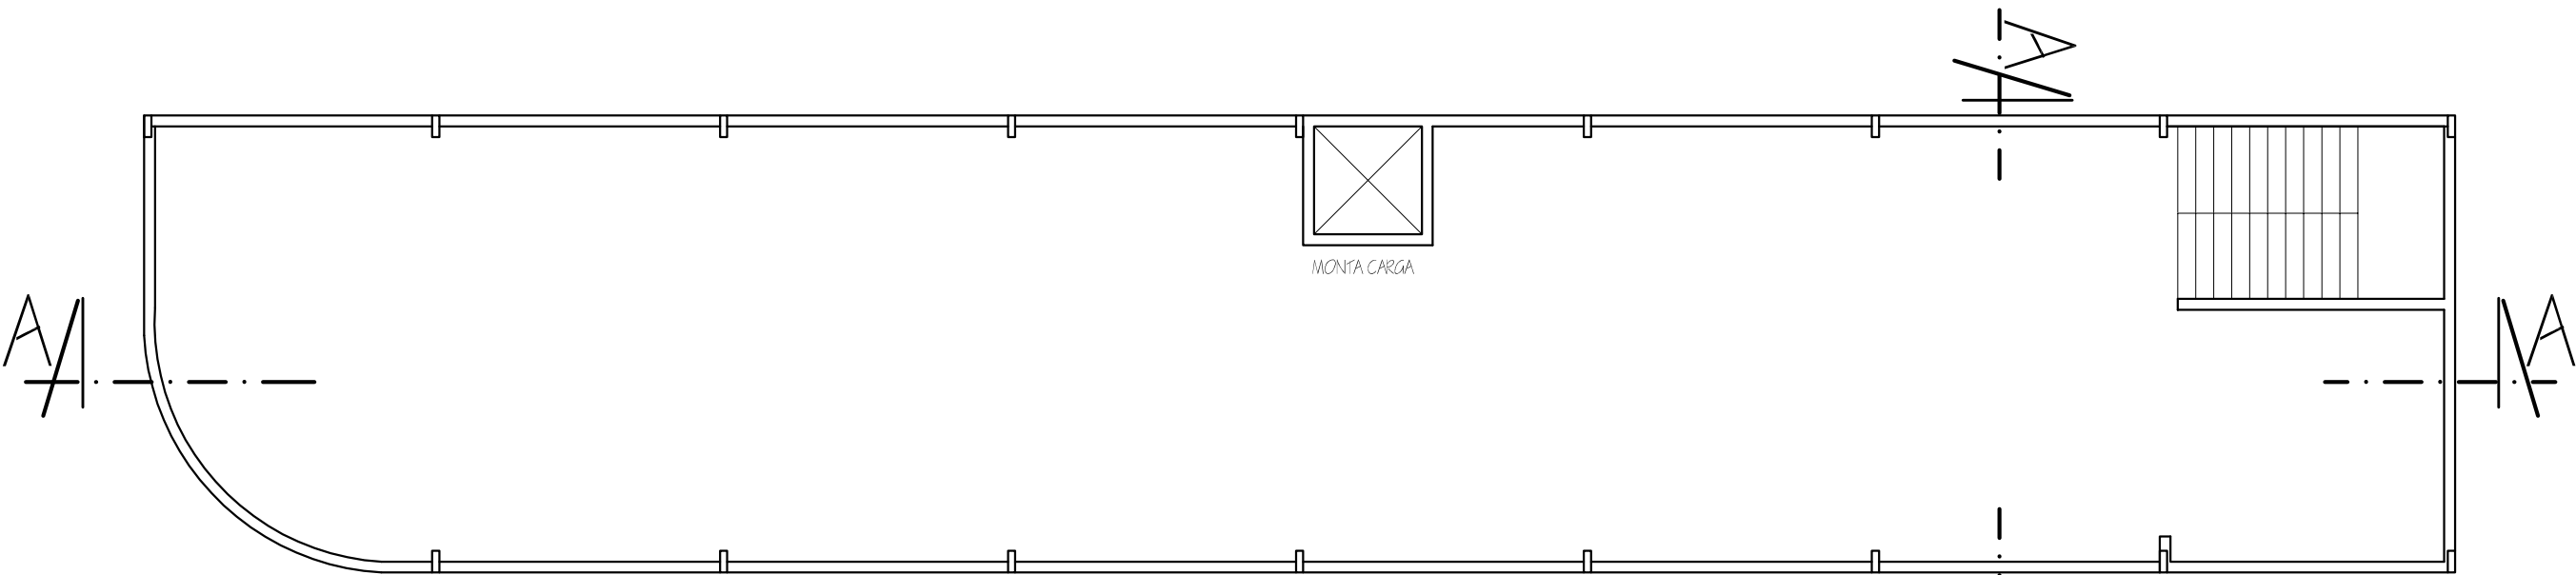


PLANTA BAIXA 2º PAVIMENTO

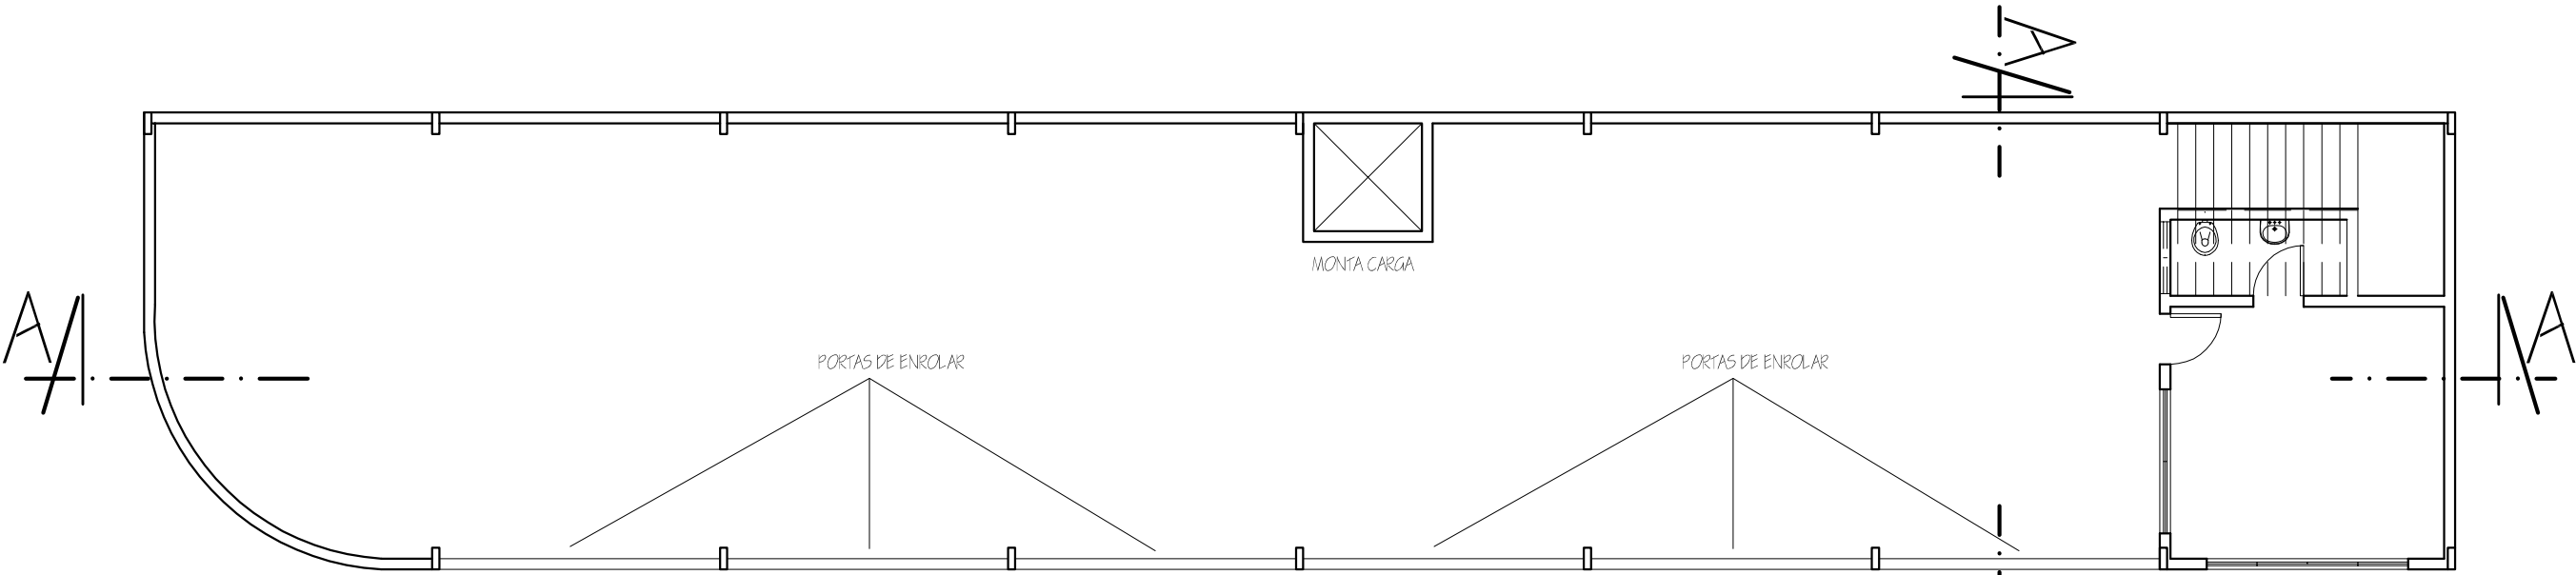

PLANTA BAIXA 1º PAVIMENTO

00	EMISSION INICIAL	20/05/2011	CAB	SPA
Nº	REVISIONS	DATA	VISTO	APPROVED

	COMPANHIA ESTADUAL DE ÁGUAS E ESGOTOS ESTADO DO RIO DE JANEIRO		
	DIRETORIA DE ENGENHARIA-DT		
	MUNICÍPIO : RIO DE JANEIRO LOCALIDADE : CAJU		REGIÃO RM
TÍTULO : PROJETO CONCEITUAL - CEDAE UNIDADE CAJU ESTUDO DO PRÉDIO DE DEPÓSITO DO SUPRIMENTO ARQUITETURA PLANTA BAIXA E CORTES			
DATA	20 / 05 / 11	PROCESSO:	ESCALA: 1:100
DES.:	Andrea de Melo	PROJETO: CARLOS BARROS	APROVO
ASS.:		ASS.:	
VISTO:		COORD. DE PROJETOS DE ARQUITETURA GPT-07	GPT-DT
OBS:		FOLHA 05 / 05	Nº DO PROJETO RM-5876